

紫金县苏维埃政府旧址修缮设计

给排水专业

日期: 2021.10

业务号:


版本号: 第 02 版

法人代表		Legal Representative	孙立
总建筑师		Chief Architect	郭谦
总工程师		Chief Engineer	谢铁芳
审定人		Final Reviewer	谢铁芳
设计总负责		Project Director	孙立
设计资质		乙级	
业务范围		古建筑维修保护 文物保护规划编制	
		近现代文物建筑维修保护	



广州市明道建筑设计咨询有限公司
华南理工大学历史环境保护与更新研究所


专业	日期	姓名
建筑		
结构		
水电		
暖通		
电气		
弱电		
其他		

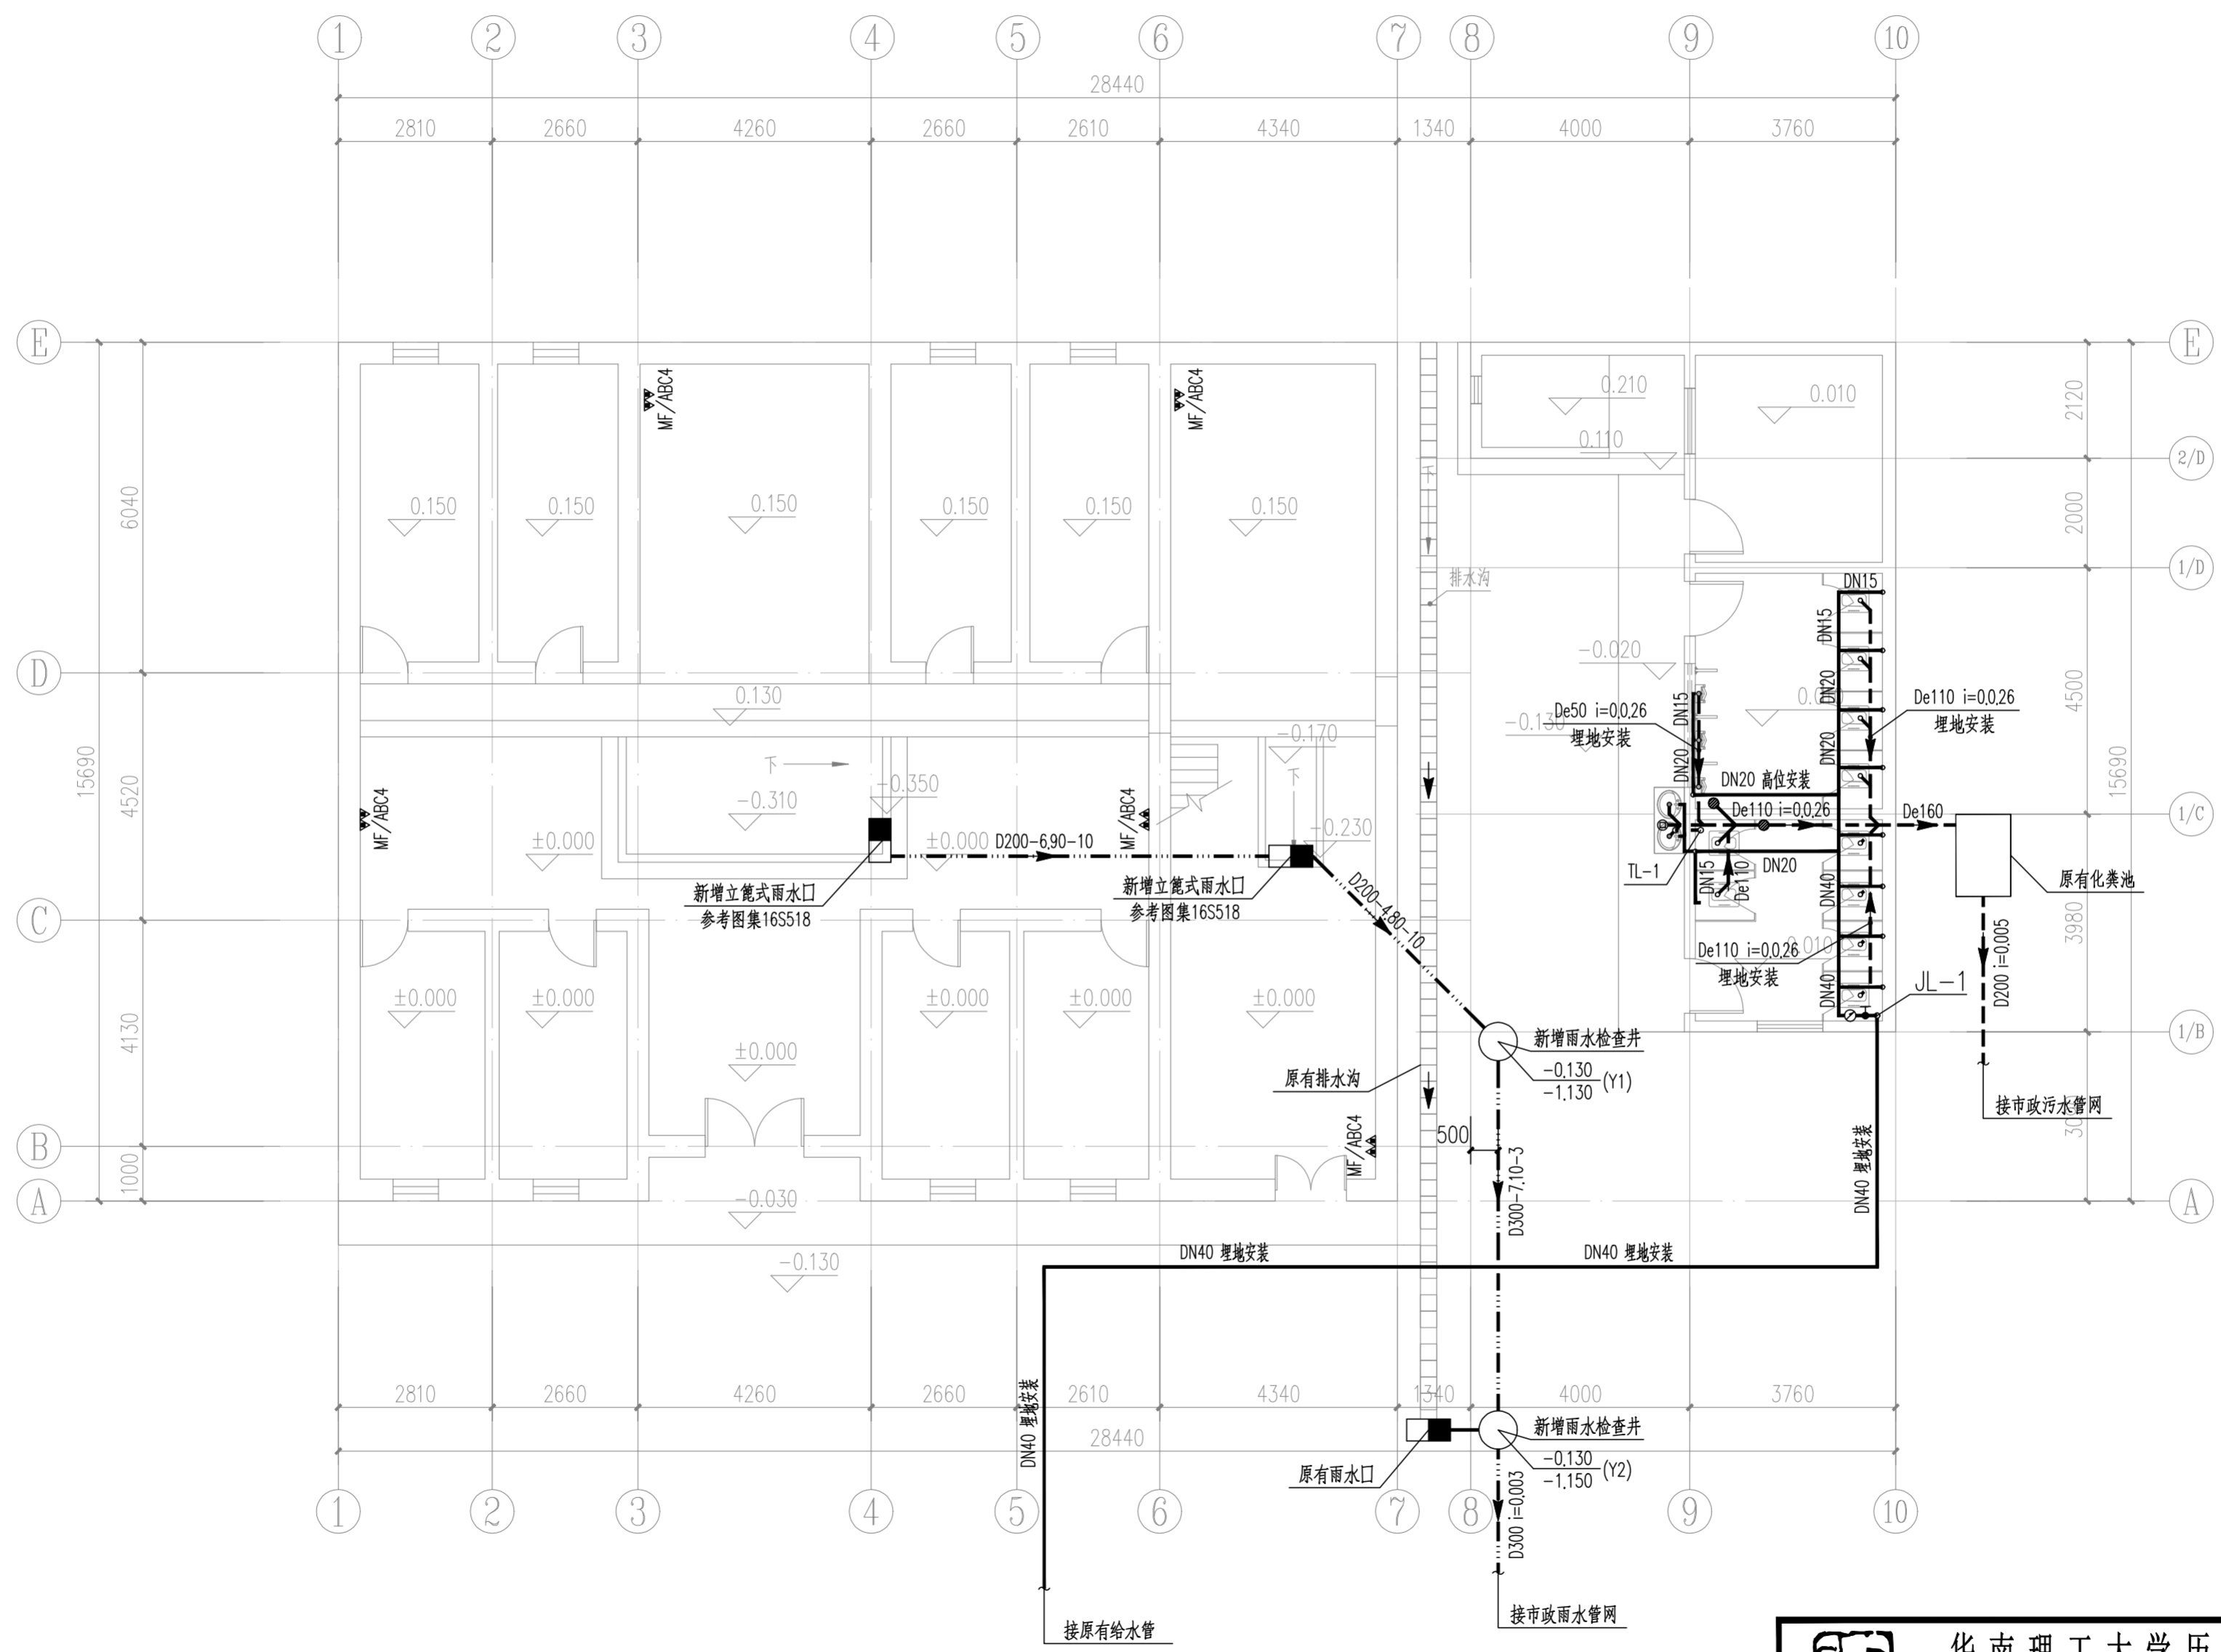


首层给排水平面图 1:100

 华南理工大学历史环境保护与更新研究所 广州市明道建筑设计咨询有限公司		工程编号 PROJECT NO. 比例 SCALE 专业 SPECIES 设计阶段 DESIGN STAGE 日期 ISSUE DATE 图号 DRAWING NO.
审定 CERTIFY 审核 APPROVE 专业负责 DISCIPLINE LEADER 校对 CHECKER 设计 DESIGNER 制图 DRAWING	郭谦 李胜田 孙立 李胜田 李胜田	图名 DRAWING TITLE 首层给排水平面图 工程项目 PROJECT 紫金县苏维埃政府旧址修缮设计 建设单位 CLIENT 紫金县博物馆
给水 GIVE WATER 排水 DRAINAGE 施工图 CONSTRUCTION DRAWING 2021.10 SS-01		


专业	姓名	日期
建筑		
结构		
水电		
暖通		
电气		
弱电		
其他		

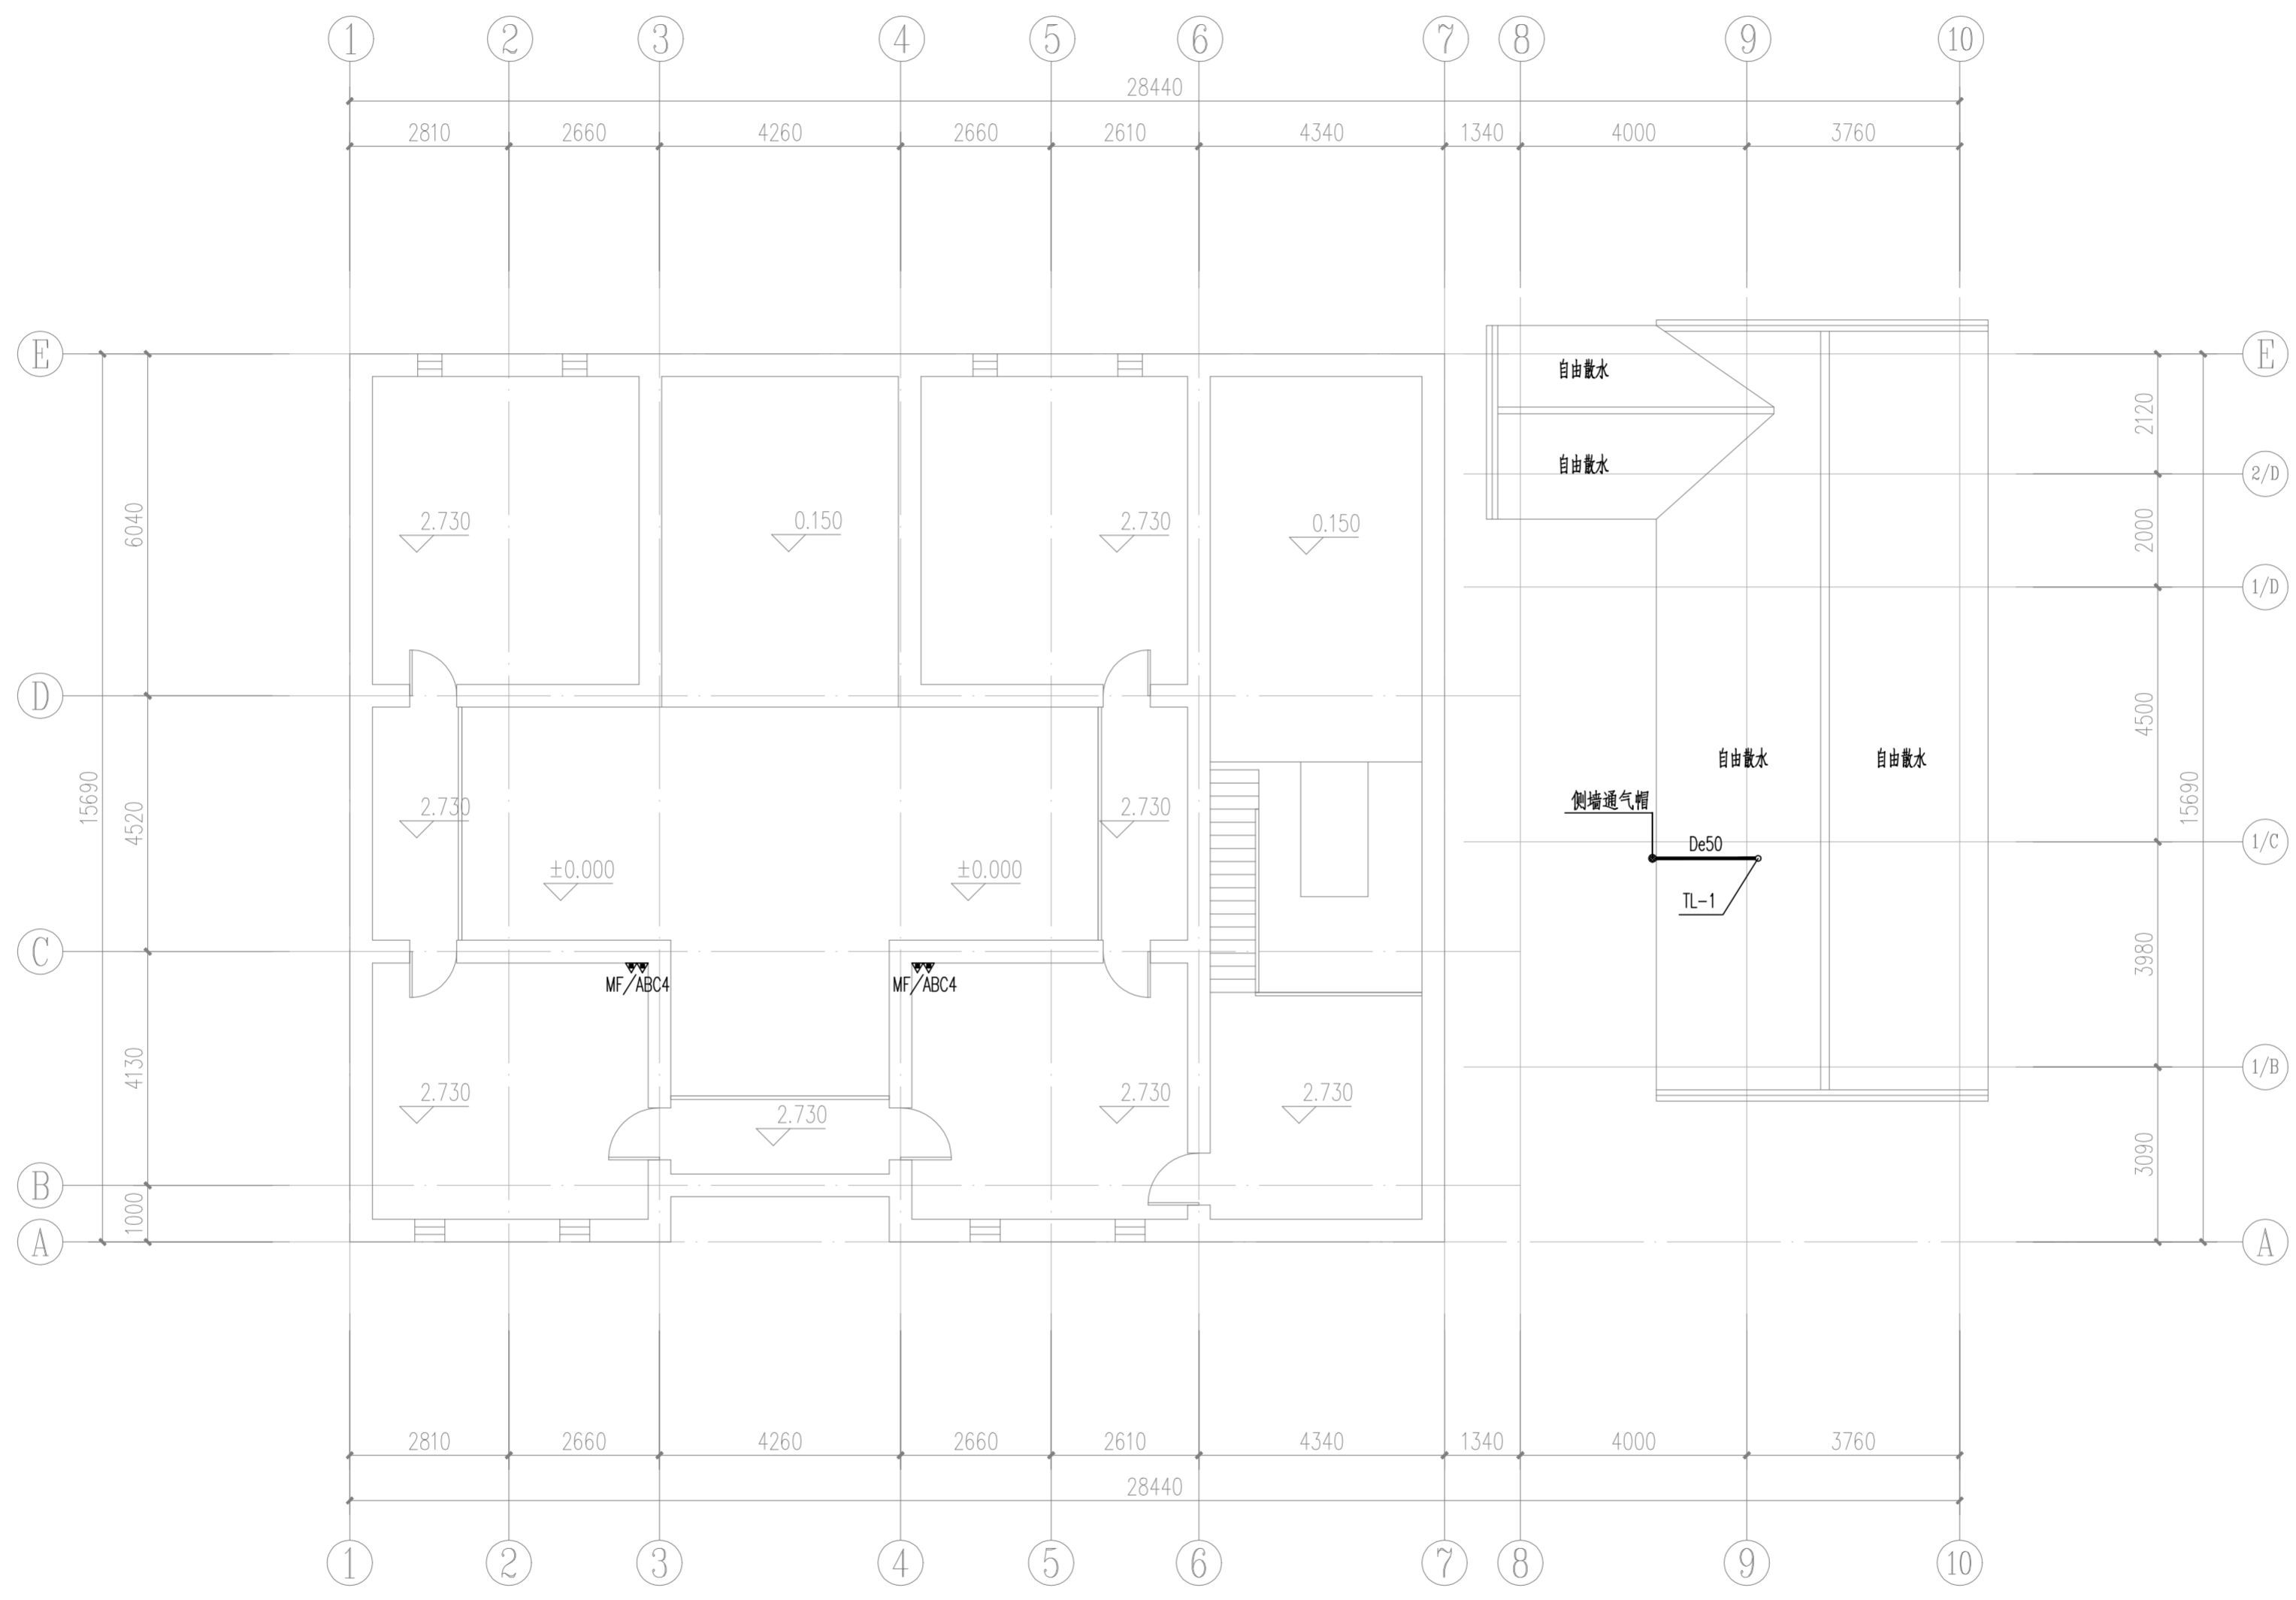


二层给排水平面图 1:100

 华南理工大学历史环境保护与更新研究所 广州市明道建筑设计咨询有限公司		工程编号 PROJECT NO.	
审定 CERTIFY	郭谦	图名 DRAWING TITLE	二层给排水平面图
审核 APPROVE	李胜田	工程项目 PROJECT	紫金县苏维埃政府旧址修缮设计
专业负责 DISCIPLINE LEADER	李胜田	建设单位 CLIENT	紫金县博物馆
校对 CHECKER	孙立	比例 SCALE	1:100
设计 DESIGNER	李胜田	专业 SPECIES	给排水
制图 DRAWING	李胜田	设计阶段 DESIGN STAGE	施工图
		日期 ISSUE DATE	2021.10
		图号 DRAWING NO.	SS-02


专业	姓名	日期
建筑		
结构		
给排水		
暖通		
电气		
弱电		
其他		

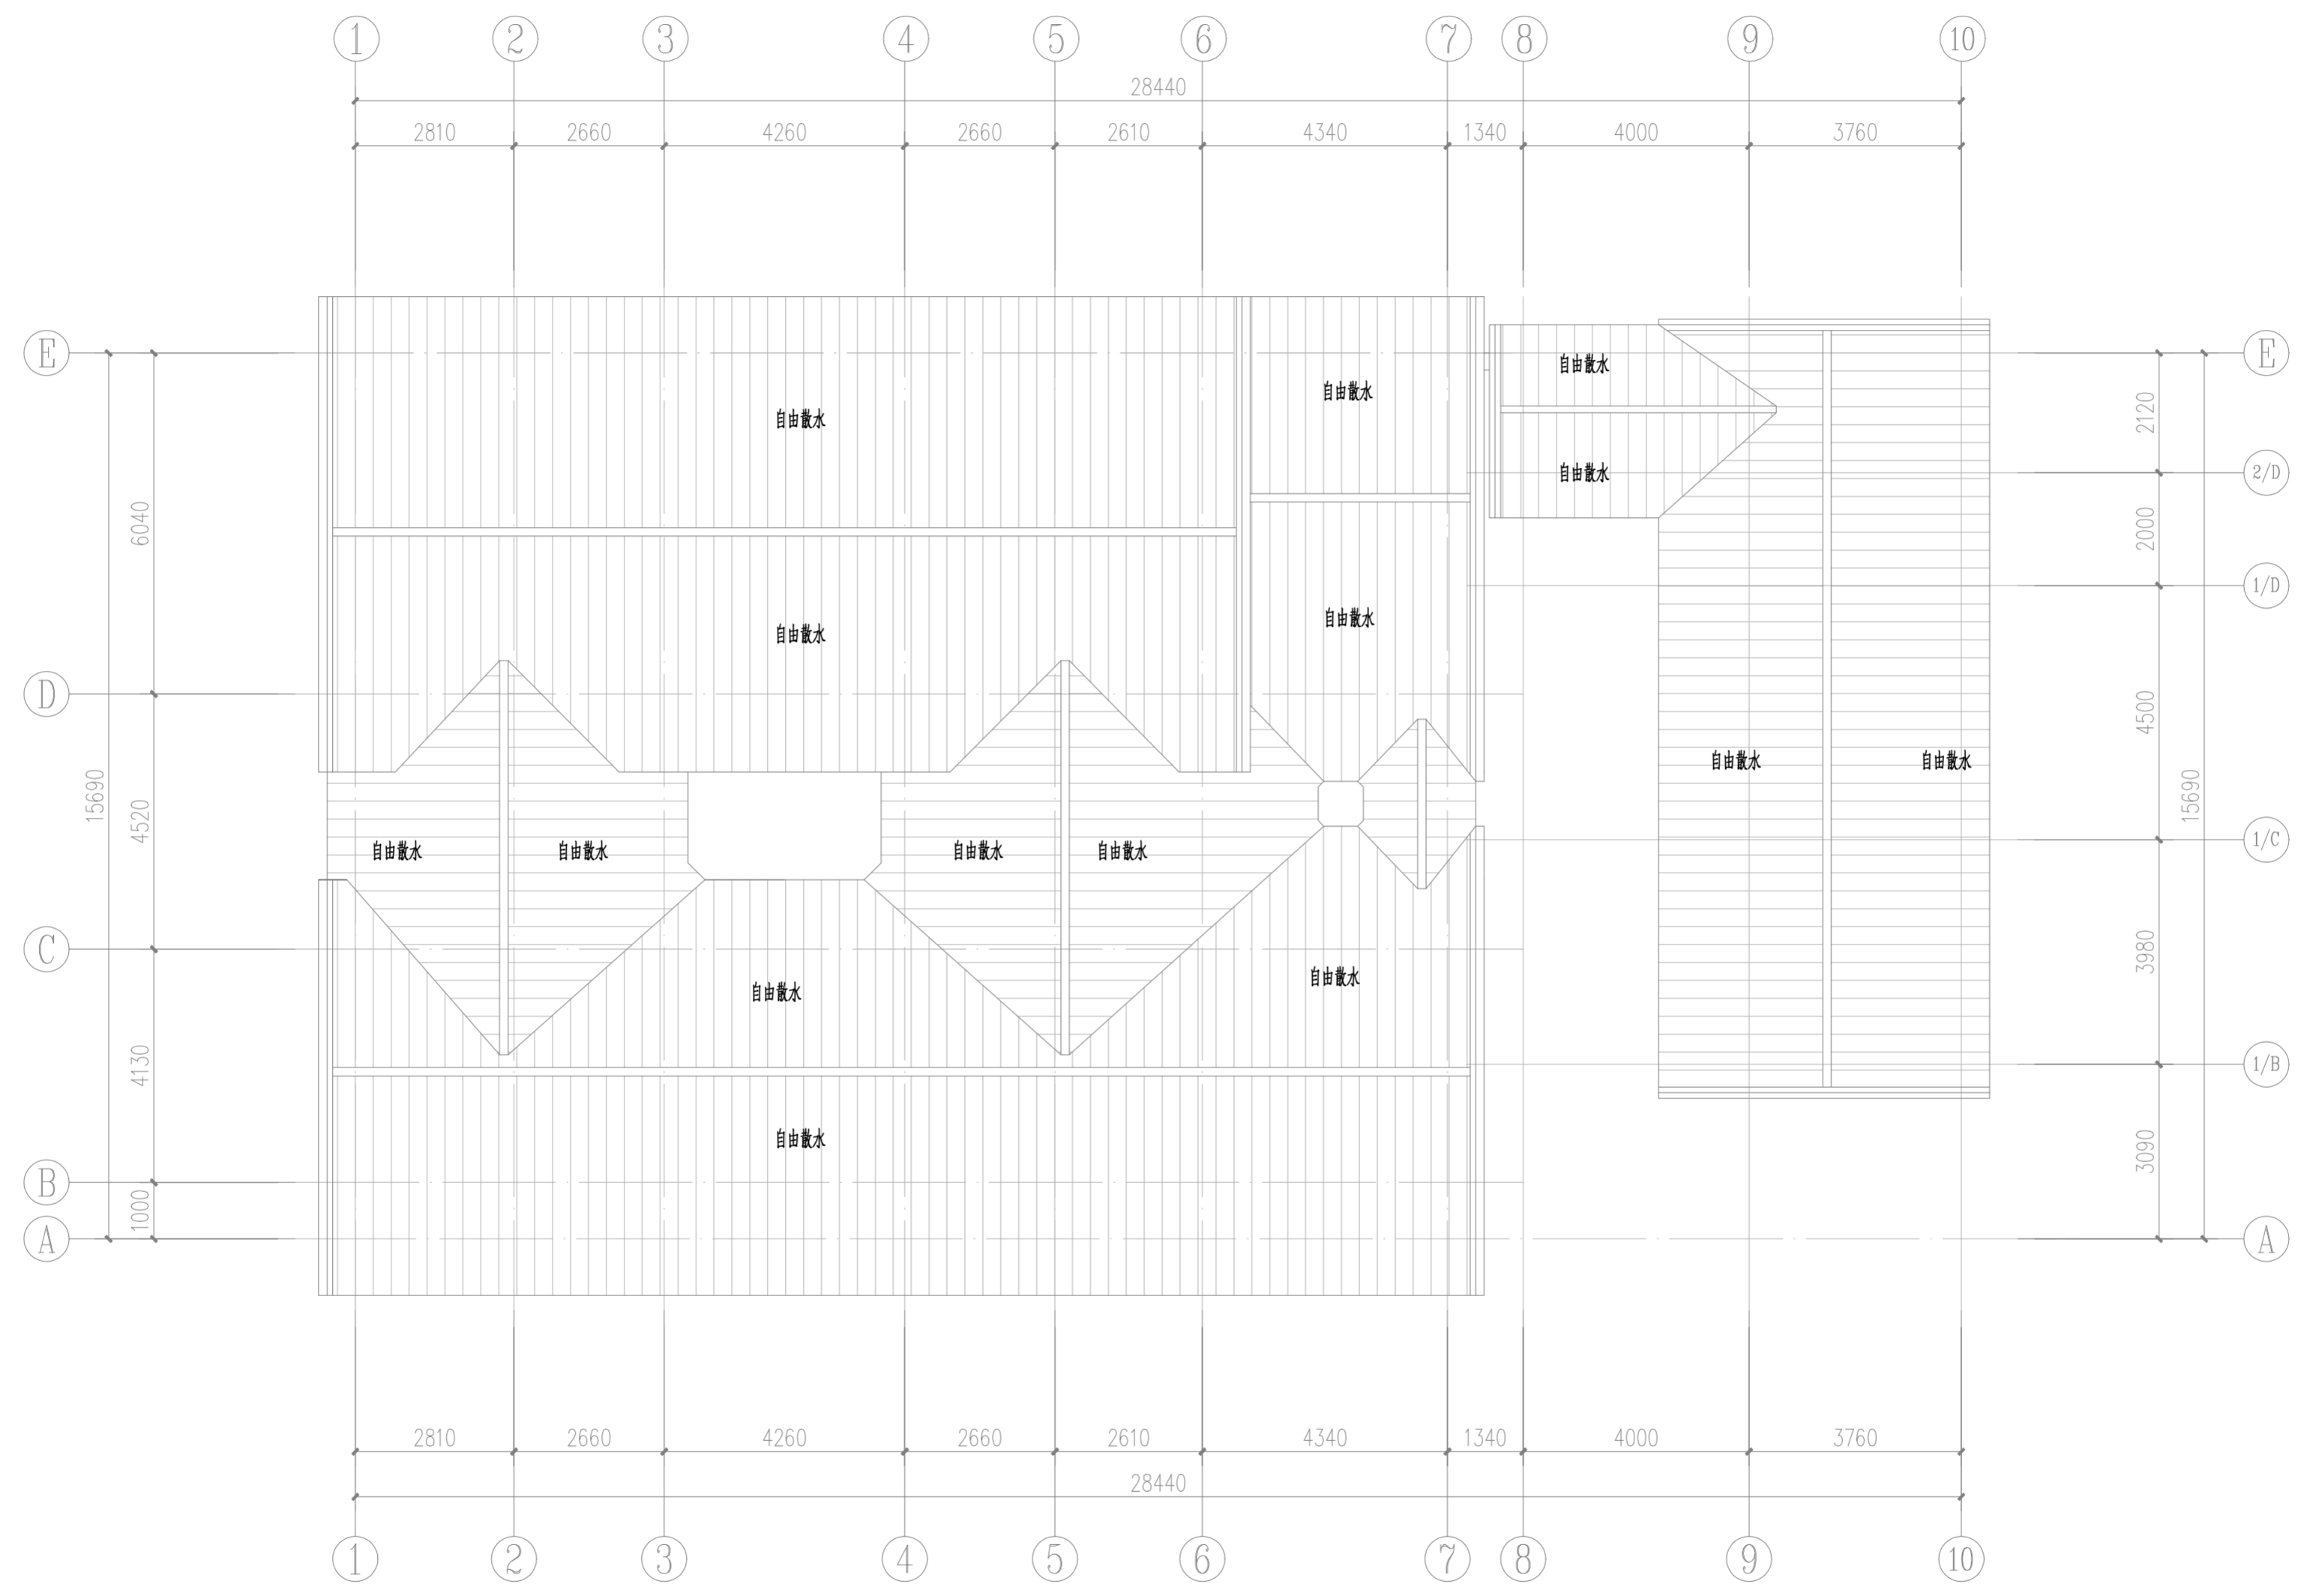


屋顶排水平面图 1:100

 华南理工大学历史环境保护与更新研究所 广州市明道建筑设计咨询有限公司		工程编号 PROJECT NO.	
审定 CERTIFY	郭谦	图名 DRAWING TITLE	屋顶排水平面图
审核 APPROVE	李胜田	比例 SCALE	1:100
专业负责 DISCIPLINE LEADER	李胜田	专业 SPECIES	给排水
校对 CHECKER	孙立	设计阶段 DESIGN STAGE	施工图
设计 DESIGNER	李胜田	日期 ISSUE DATE	2021.10
制图 DRAWING	李胜田	图号 DRAWING NO.	SS-03
工程项目 PROJECT	建设单位 CLIENT		紫金县苏维埃政府旧址修缮设计
			紫金县博物馆

日期	姓名	专业	日期	姓名	专业
		暖通电气			建筑给排水

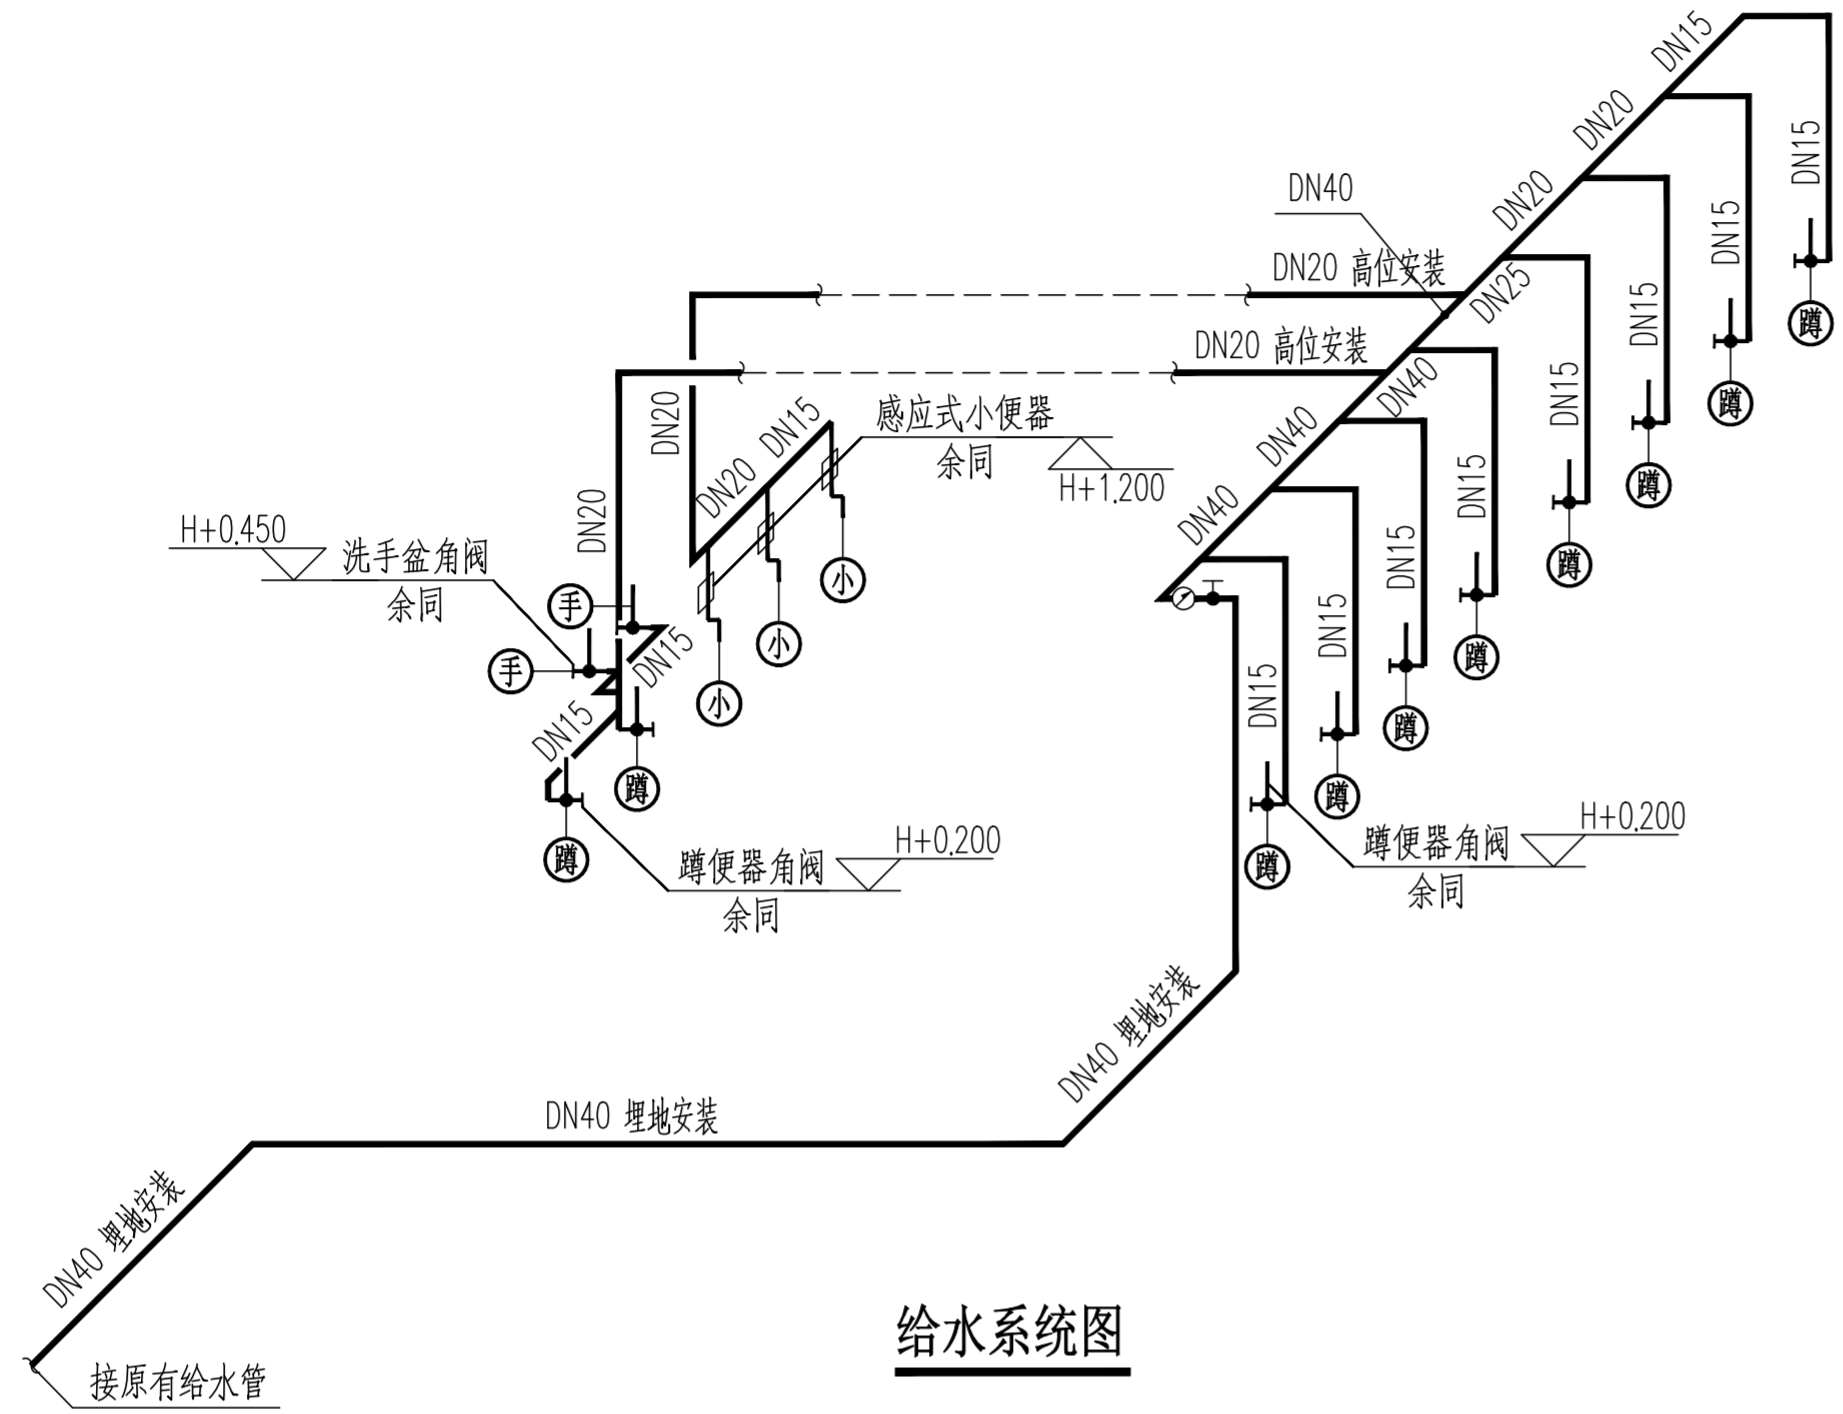

给水系统图

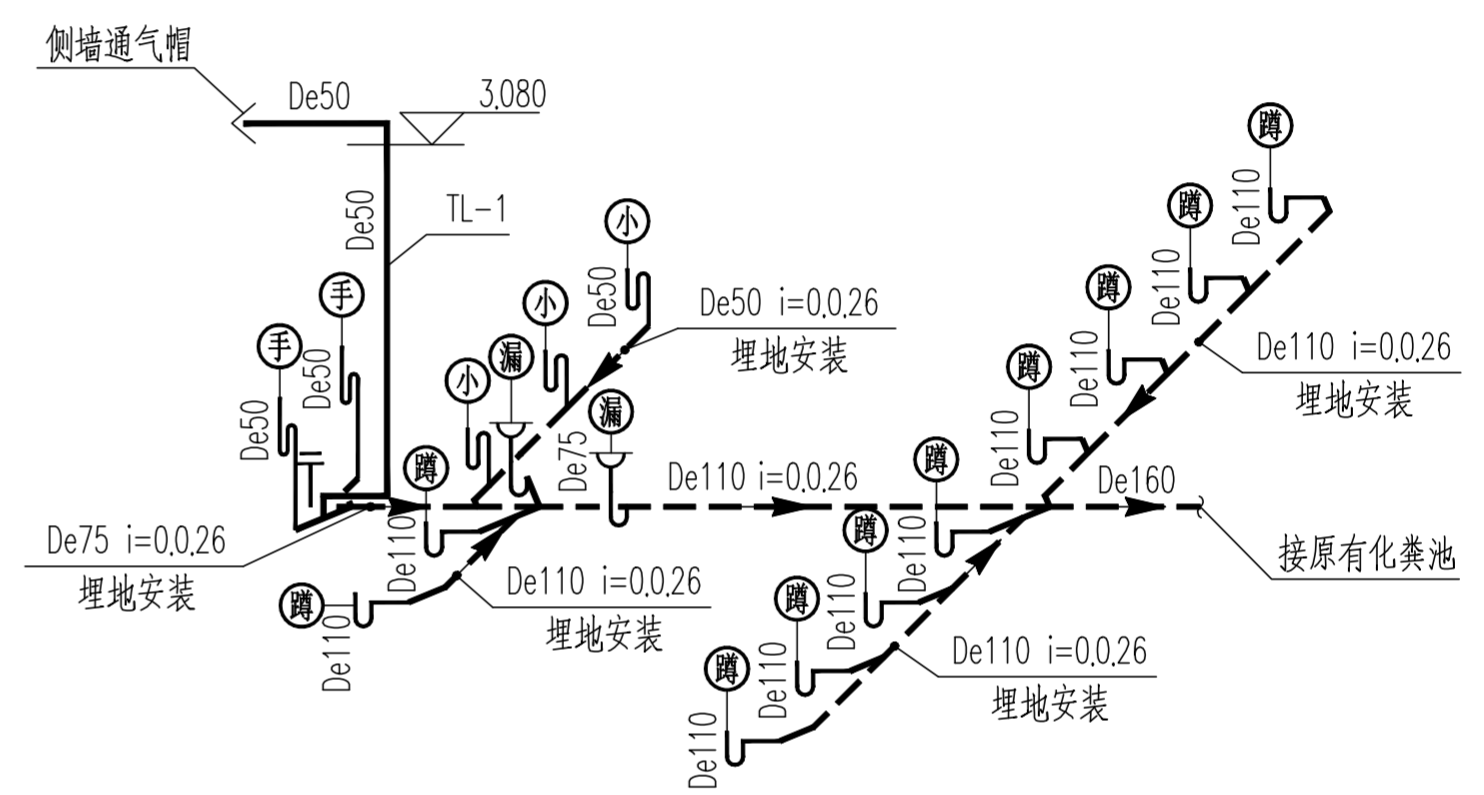


排水系统图

给排水系统说明:

- 1、本图尺寸标高及管长以米计，其它除注明者外均以毫米计。
- 2、本图中H表示卫生间所在层楼面标高。
- 3、给水管标高以管中心计，排水管标高以管底计。
- 4、卫生间卫生设备及其配水管路需以室内装修为准，与本设计不相符处，现场作调整。
- 5、所有卫生器具、地漏等自带或配套的存水弯，其水封深度不得小于50毫米。
卫生器具自带存水弯水封时，卫生器具排水管段上不得重复设置水封。
- 6、卫生间地面地漏采用De75带P形存水弯直通地漏；
- 7、洁具管道配件安装参照国标09S304，洁具安装有特殊要求时，按产品样本进行。
- 8、本说明未尽之处按国家有关施工、验收规范要求执行。
- 9、首层卫生间排水支管坡度统一采用 $i=0.026$ 。

10、排水图例:

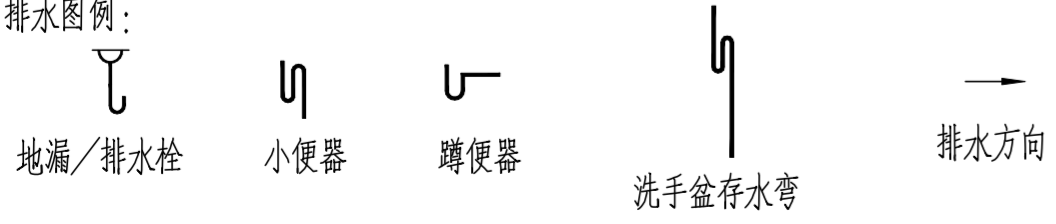

11、给水图例:



		华南理工大学历史环境保护与更新研究所 广州市明道建筑设计咨询有限公司		工程编号 PROJECT NO.	
				比例 SCALE	
审定 CERTIFY	郭谦	图名 DRAWING TITLE	给排水系统图	专业 SPECIES	给排水
审核 APPROVE	郭谦			设计阶段 DESIGN STAGE	施工图
专业负责 DISCIPLINE LEADER	李胜田	工程项目 PROJECT	紫金县苏维埃政府旧址修缮设计	日期 ISSUE DATE	2021.10
校对 CHECKER	孙立	建设单位 CLIENT	紫金县博物馆	图号 DRAWING NO.	SS-04
设计 DESIGNER	李胜田				
制图 DRAWING	李胜田				